


PROVIZORNÍ KOMUNIKACE km 11,24 KATASTRÁLNÍ ÚZEMÍ BUTOVICE/CADASTRAL TERRITORY BUTOVICE

Dobud.
Městský úřad Bílovec
17. listopadu 411 58
743 01 Bílovec

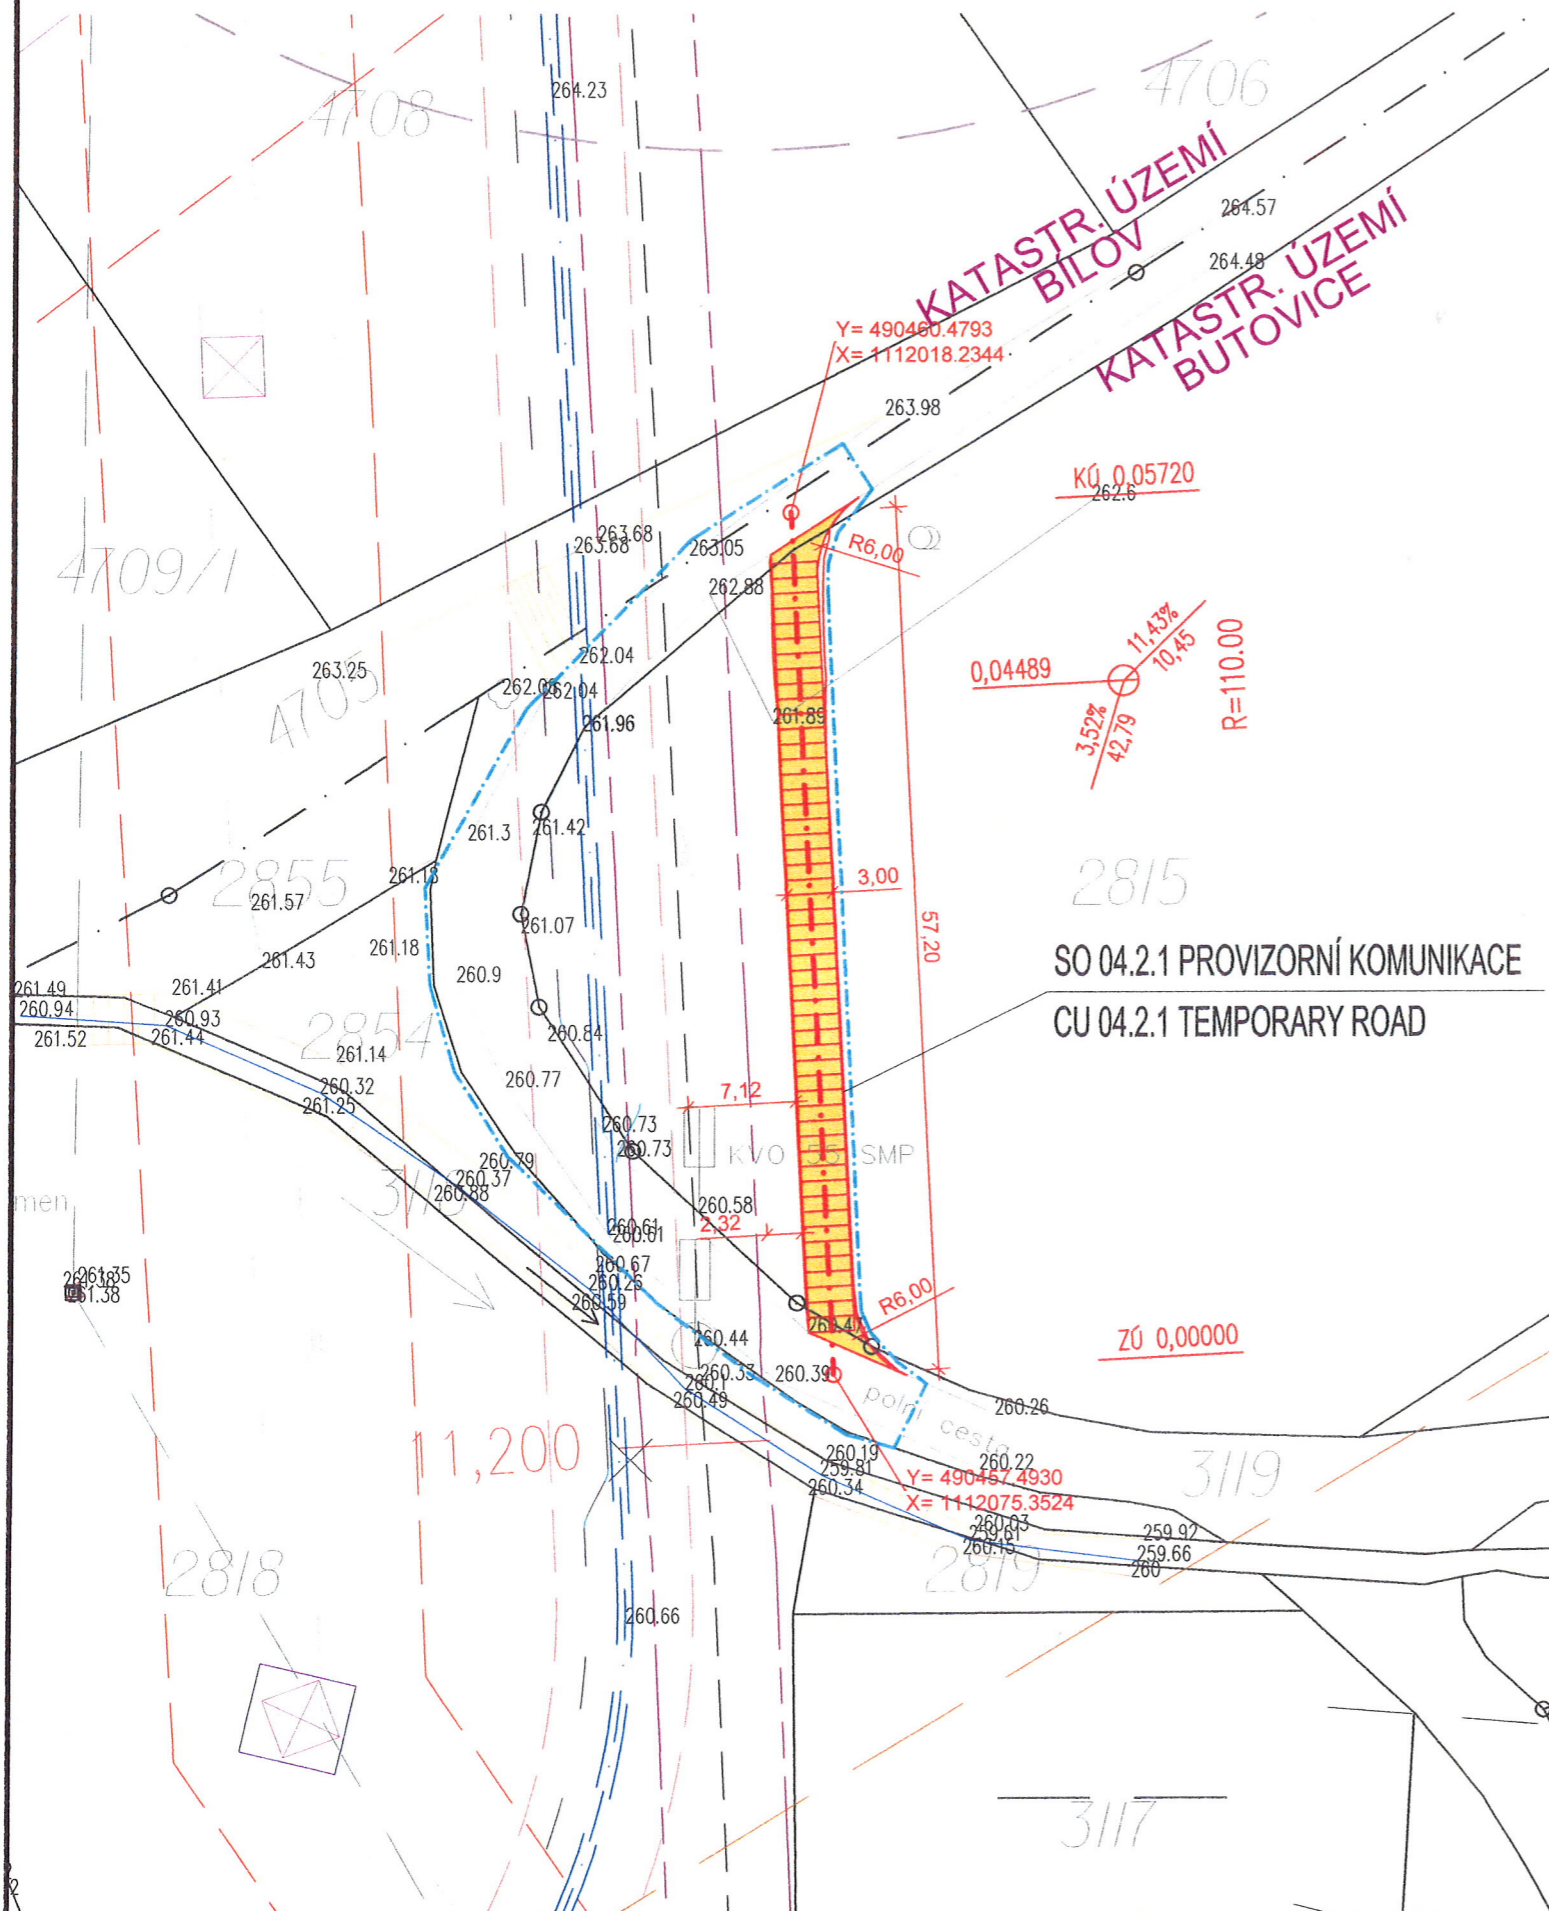

LEGENDA / LEGEND:

STÁVAJÍCÍ SÍŤ / EXISTING LINES :


- STÁVAJÍCÍ PLYNOVOD - PODZEMNÍ / EXIST. GAS PIPELINE - UNDER GROUND
- OCHRANNÉ PÁSMO STÁVAJÍCÍHO PLYNOVODU / ZONE OF PROTECTION FOR EXIST. PIPELINE
- STÁVAJÍCÍ KABELY VN / EXISTING HV POWER CABLES
- OCHRANNÉ PÁSMO KŘÍŽENÝCH OBJEKTŮ / ZONE OF PROTECTION FOR CROSSING OBJECTS
- HRANICE KATASTRÁLNÍCH ÚZEMÍ / CADASTRAL TERRITORY LINE
- HRANICE PARCELY KATASTRU NEMOVITOSTI / LAND BOUNDARIES OF LAND REGISTRY
- 3/82 PARCELNÍ ČÍSLO / PLOT NUMBER

NOVÉ OBJEKTY V RÁMCI TÉTO DOKUMENTACE / NEW OBJECTS IN THIS DOCUMENTATION:

- PROVIZORNÍ PANELOVÁ KOMUNIKACE / TEMPORARY PANEL ROAD
- HRANICE STAVBY / TERRITORY LINE

NOVÉ OBJEKTY V RÁMCI VÝSTAVBY PLYNOVODU / NEW OBJECTS IN CONSTRUCTION:

- PLYNOVOD VTL DN 1000 / HIGH PRESSURE GAS PIPELINE DN 1000
- PODZEMNÍ TELEKOMUNIKAČNÍ VEDENÍ / UNDERGROUND TELECOMMUNICATION LINES
- OCHRANNÉ PÁSMO DN 1000 / ZONE OF PROTECTION FOR PIPE DN 1000 (4M OD PŮDORYSU POTRUBÍ) / (4M FROM PIPE GROUND PLAN)

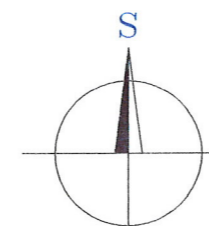

STAVBA SE NACHÁZÍ V BEZPEČNOSTNÍM PÁSMU STÁVAJÍCÍHO PLYNOVODU (200M OD PŮDORYSU POTRUBÍ)
PROJECT IS LOCATED IN THE SECURITY ZONE OF EXISTING PIPELINE (200M FROM PIPE GROUND PLAN)

SOUŘADNICOVÝ SYSTÉM S-JTSK / S-JTSK COORDINATE SYSTEM
ÚSEK RU 013 LIBHOŠŤ - TU 250 HAŤ



SO 04.2.1 PROVIZORNÍ KOMUNIKACE
CU 04.2.1 TEMPORARY ROAD

Rev.	R/Y	M	D	Popis Změny / Modifications	Status	Zpracoval Drawn	Kontroloval Checked	Schválil Approved	Ověřil Validated
3	15.02.2017			PRO ÚZEMNÍ ŘÍZENÍ / FOR PLANNING PERMIT	-	CHLADNÝ	VESELÝ	DARBUJAN	-
2	19.9.2016			PRO ÚZEMNÍ ŘÍZENÍ / FOR PLANNING PERMIT	-	CHLADNÝ	VESELÝ	DARBUJAN	-
1	18.8.2016			PRO ÚZEMNÍ ŘÍZENÍ / FOR PLANNING PERMIT	-	CHLADNÝ	VESELÝ	DARBUJAN	-
0	31.5.2016			PRO ÚZEMNÍ ŘÍZENÍ / FOR PLANNING PERMIT	-	CHLADNÝ	VESELÝ	DARBUJAN	-

1082 STORK II - VTL PLYNOVOD (LIBHOŠŤ - HAŤ)

C.3 KOORDINAČNÍ SITUAČNÍ VÝKRES
C.3 COORDINATION LAYOUT
SO 04.2.1. PROVIZORNÍ KOMUNIKACE
CU 04.2.1. TEMPORARY ROAD

1

Zhotovitel / Contractor
TRACTEBEL Engineering
GDF SVEZ

Pernerova 168, 531 54 Pardubice, Czech Republic

Zákazník / Client
Gen. projektant / Gen. Designer
DOPRAVOPROJEKT BRNO

NET4GAS
Na Hřebeněch II 1718/8 Kounicova 271/13, 602 00 Brno
140 21 Praha 4 - Nusle

Externí Reference / External Reference

Nahrazuje DWG No. / Replaces DWG Nr -----
Měřítko / Scale 1:500
A4 Nb Sheet 2
Formát Size A2

Číslo Projektu / Imputation P.007312 0102
Orientační Číslo Dokumentu Technical Subdivision 3.C.3. 001
Útvar / Issuer SL 3

Kód Projektu / Project Code 1082 STORK II TP B
Typ / Type TP B
Číslo Výkresu / Running Number 0479
List / Sheet 1
Rev. 3